


Jednostka projektowa	TPAIR	ul. Sładowa 12/211 697 15-399 Białystok tore@tpair.pl www.tpair.pl	tel. 85 307 00 60 697 717 164 502 147 059
Obiekt	Budynek A Urzędu Marszałkowskiego Województwa Podlaskiego w Białymstoku przy ul. Podaskiej 89		
Zakres	Inwentaryzacja instalacyjna w zakresie instalacji elektrycznych na potrzeby budowy		
Instalator	Instalacji fotowoltaicznej na dachu i ścianie szczytowej		
Investor	Województwo Podlaskie Urząd Marszałkowski Województwa Podlaskiego		
Przedmiot rysunku	Rzut dachu – instalacja odgromowa	Skala	Nr rys. ES
Imię i nazwisko	Specjalność	Nr uprawnień	Data
Autor:	mgr inż. Robert Goroński	INSTALACJE ELEKTRYCZNE	PL/010/1906/06
Współpraca:			15.06.2015r.

RZUT DACHU skala 1:100

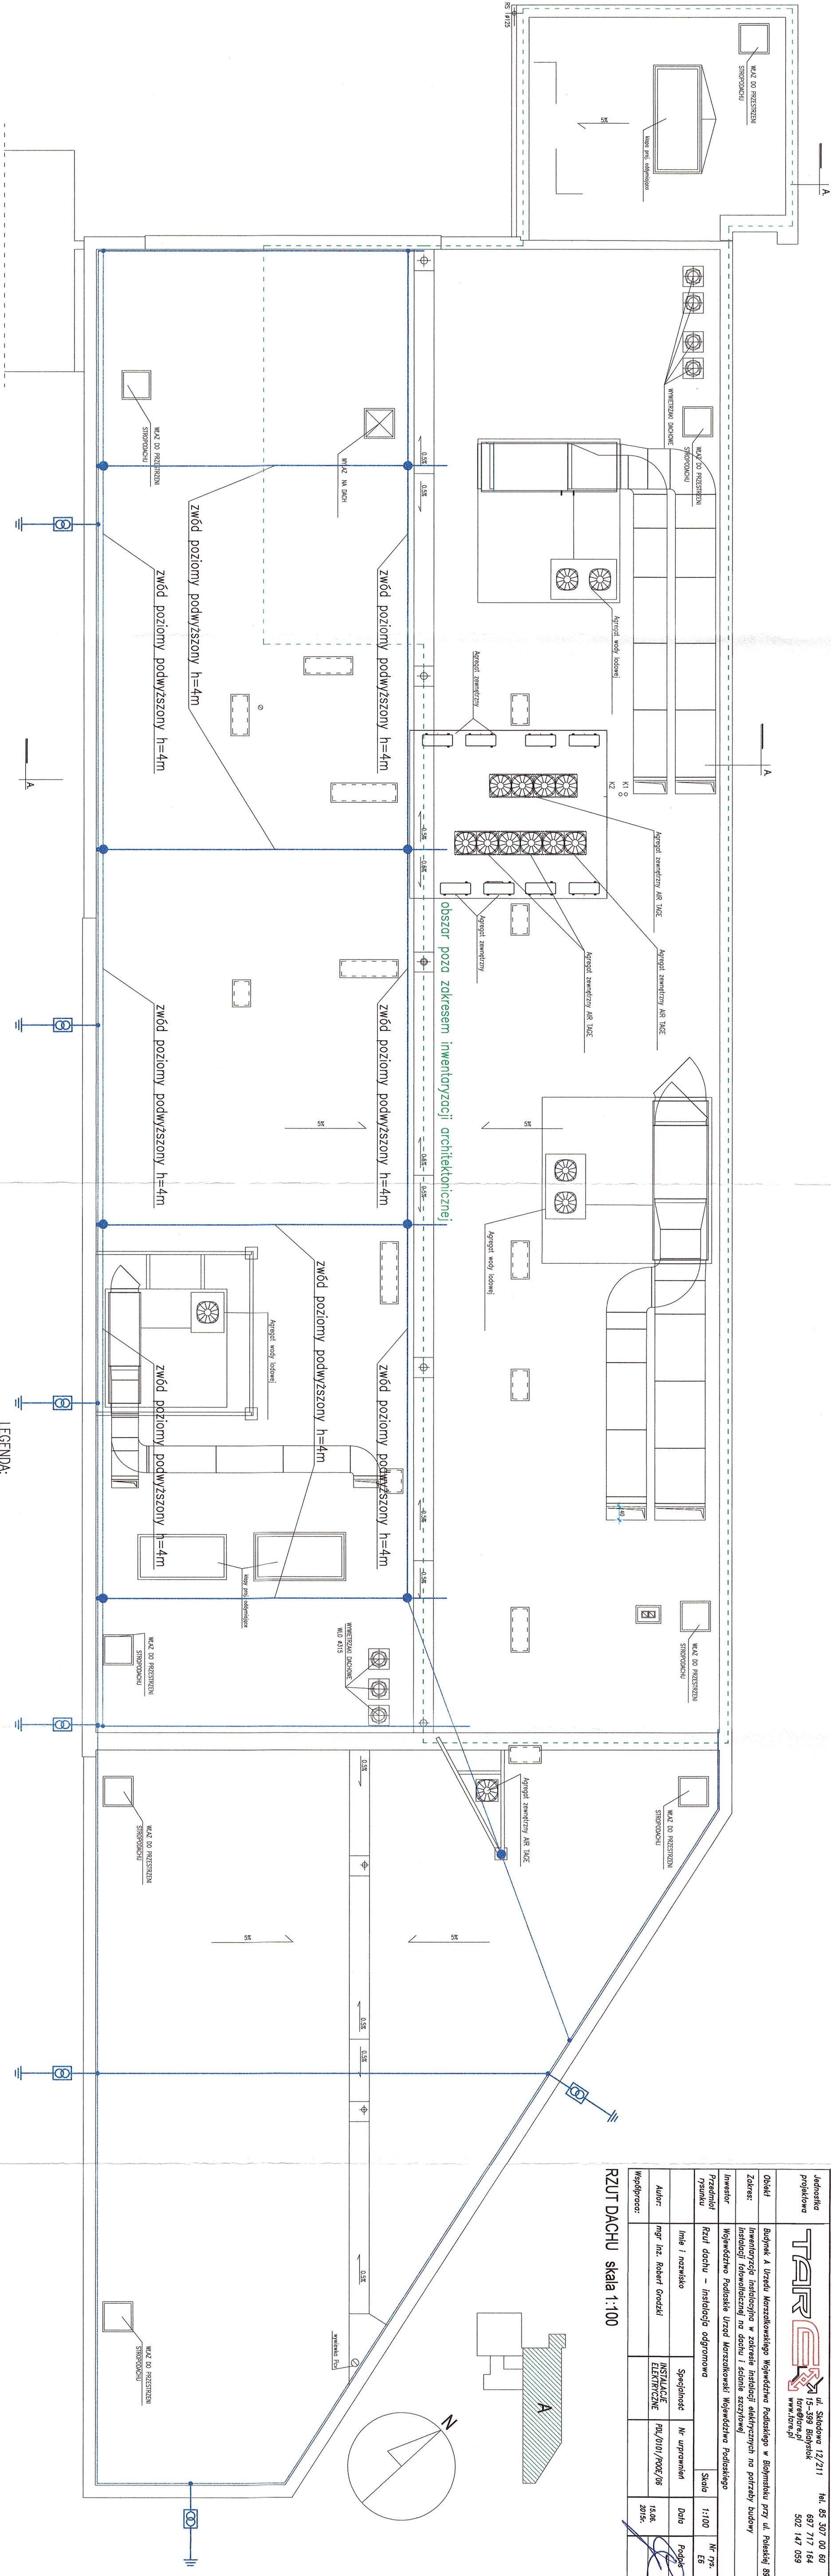

LEGENDA:

- – maszt 4m do zwodów poziomych podwyższonych
- – drut DFeZn fi8
- – miejsce łączenia
- ⊠ – złącze kontrolne p/t w drzwiczkach plastikowych

- drut DFeZn fi8 w osłonie PCV p/t
- złącze kontrolne p/t w drzwiczkach plastikowych
- przewód uziemiający FeZn25x4
- istniejące uziemienie